

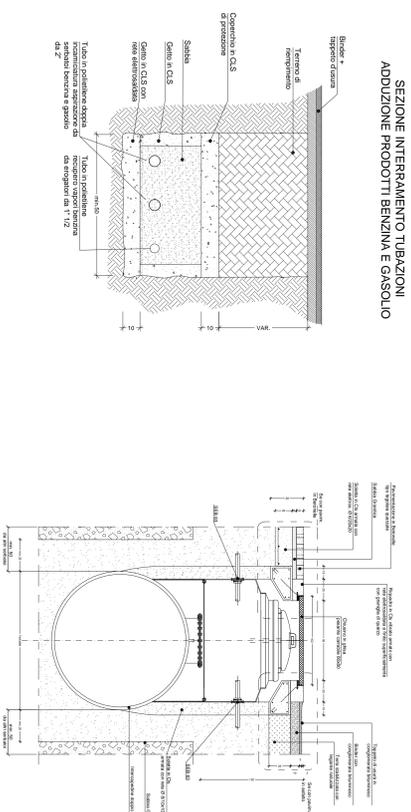


SERBATOI INTERRATI
PARTICOLARE scala 1:25
SEZIONE TRASVERSALE

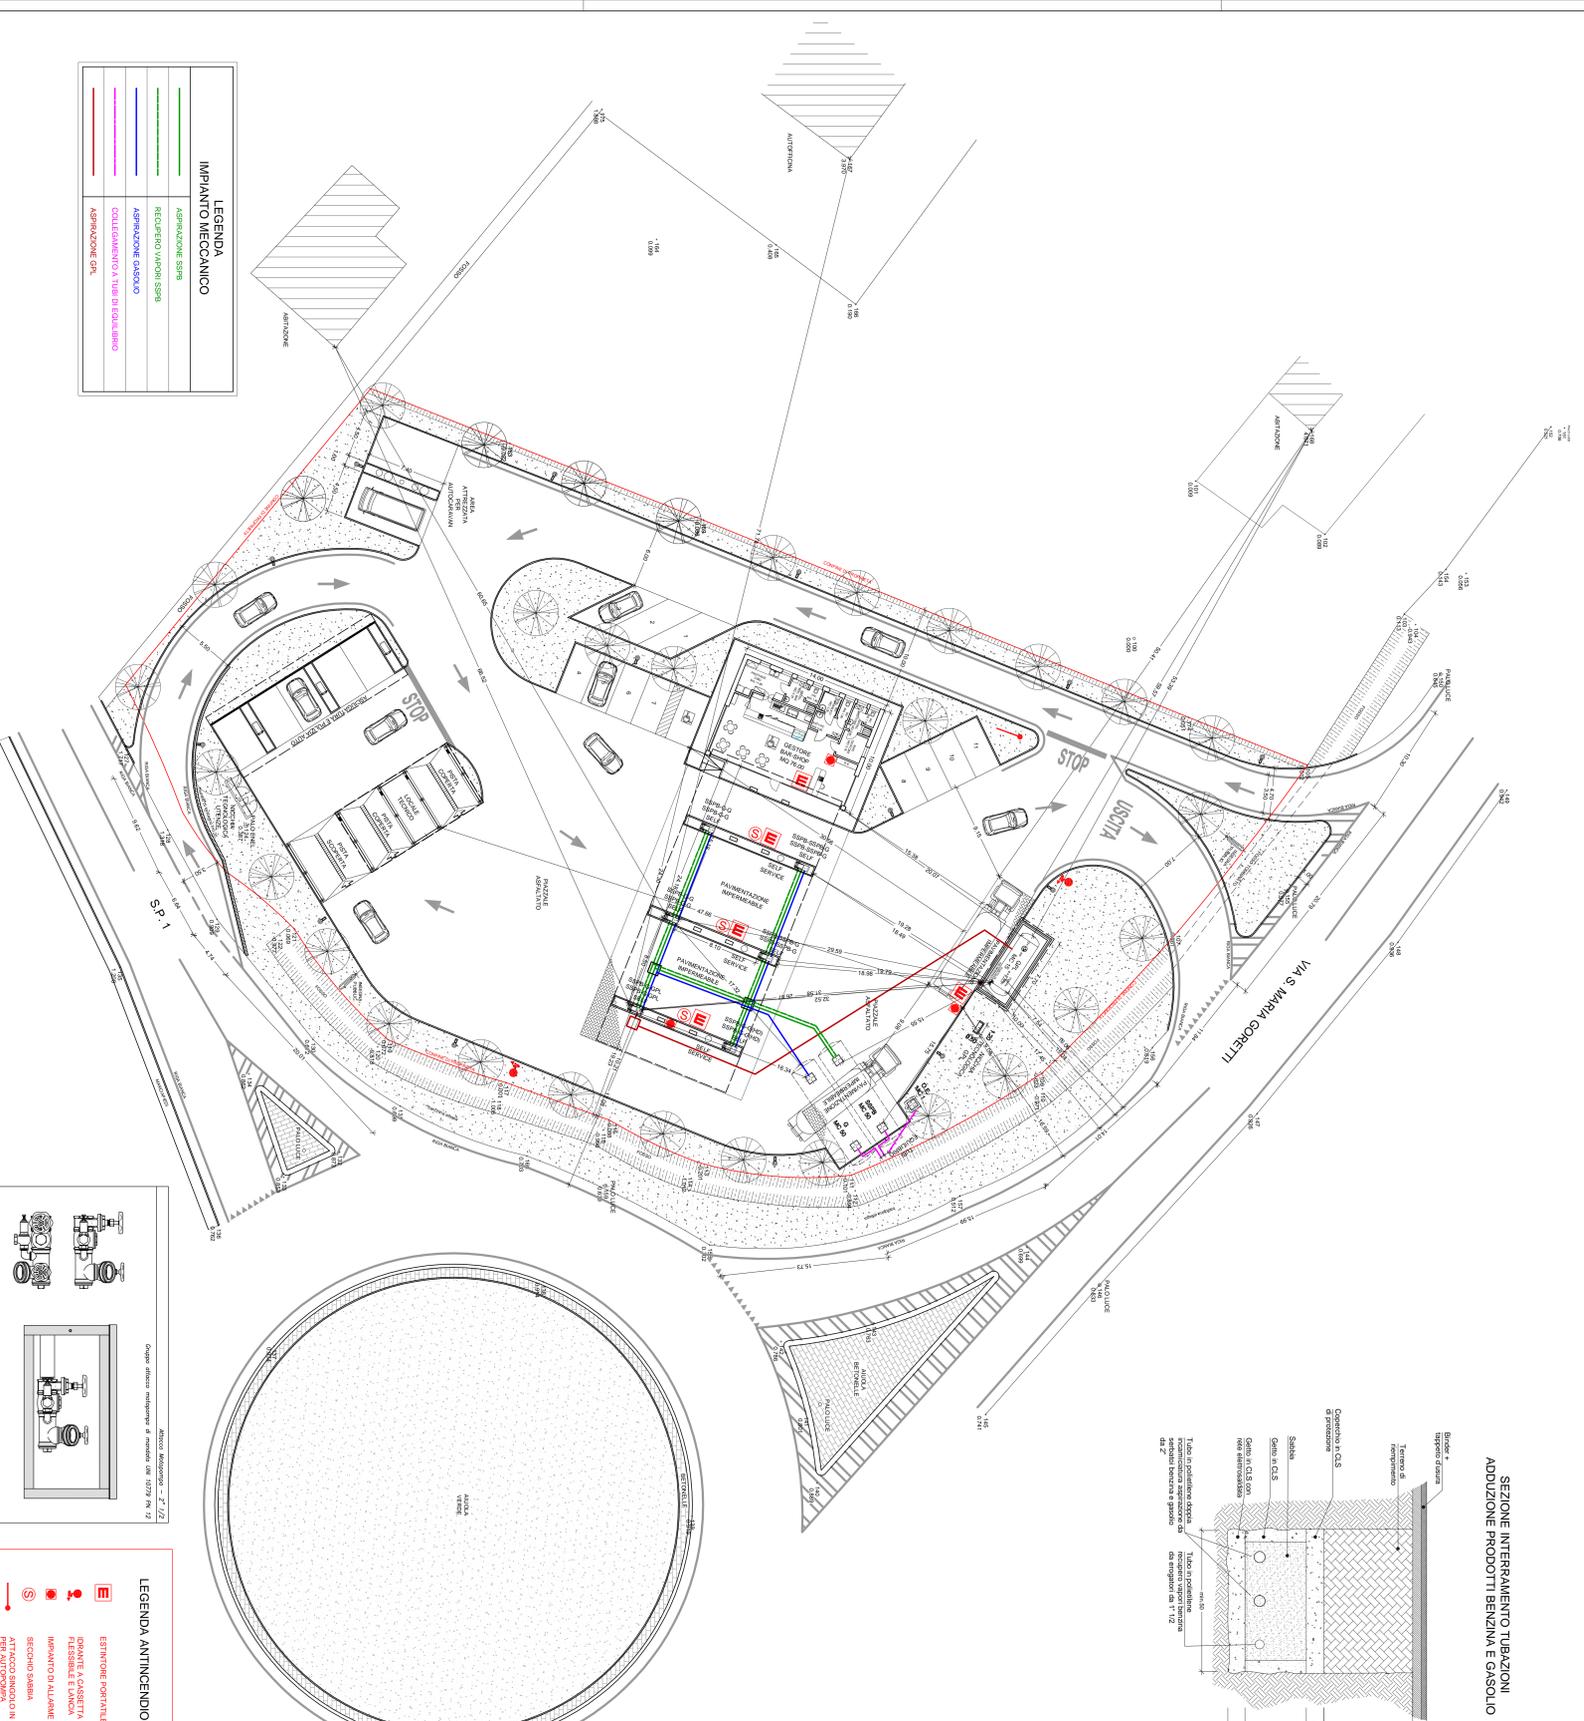


SEZIONE INTERRAMENTO TUBAZIONI
ADDIZIONE PRODOTTI BENZINA E GASOLIO

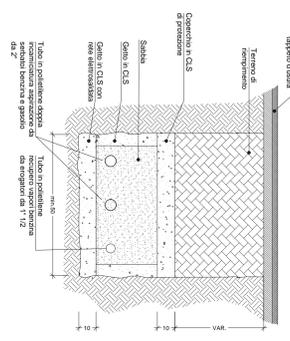

LEGENDA
IMPIANTO MECCANICO

- ASPIRAZIONE SPM
- RECUPERO VAPORI SPM
- ASPIRAZIONE GASOLIO
- COLLETTAMENTO A TUBO DI EQUILIBRIO
- ASPIRAZIONE SPA

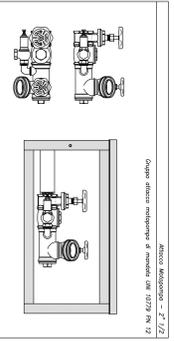

LEGENDA ANTINCENDIO

- ESTINTORE PORTATILE
- SCHEMI A CASSETTA CON TUBAZIONE FISSABILE E LAMPA
- IMPIANTO DI ALLARME
- SECONDO SOMBRA
- ATTACCO SINGOLO IN CASSETTA

TAV. N°	DATA	DESCRIZIONE
1	15/10/2013	PROGETTO PRELIMINARE
2	15/10/2013	PROGETTO DEFINITIVO
3	15/10/2013	PROGETTO ESECUTIVO
4	15/10/2013	PROGETTO ESECUTIVO
5	15/10/2013	PROGETTO ESECUTIVO
6	15/10/2013	PROGETTO ESECUTIVO
7	15/10/2013	PROGETTO ESECUTIVO
8	15/10/2013	PROGETTO ESECUTIVO
9	15/10/2013	PROGETTO ESECUTIVO
10	15/10/2013	PROGETTO ESECUTIVO

COGINVEST S.R.L.
Via del Risorgimento n. 63 - 25127 Brescia (BS)
P. IVA e C.F. 03027890982

STUDIO TECNICO geom. BELLINI RINALDO
Via del Risorgimento n. 63 - 25127 Brescia
tel. 030.377793 fax 030.207818

**REALIZZAZIONE NUOVO IMPIANTO STRADALE
DISTRIBUTORE DI CARBURANTI**
CONIUNE DI VARESGO (LU)
VIA S. MARIA SORETTI E SP.1

**PLANIMETRIA IMPIANTO CON SCHEMA IMPIANTO MECCANICO
E SISTEMA ANTINCENDIO E DISTINZE DI SICUREZZA**

779

15/10/2013

1:200 - 1:25